


|     |      |     |    |    |
|-----|------|-----|----|----|
| 电系统 | 给排水  | 电气  | —— | 平面 |
| 水系统 | 排水系统 | 给排水 |    | 建筑 |

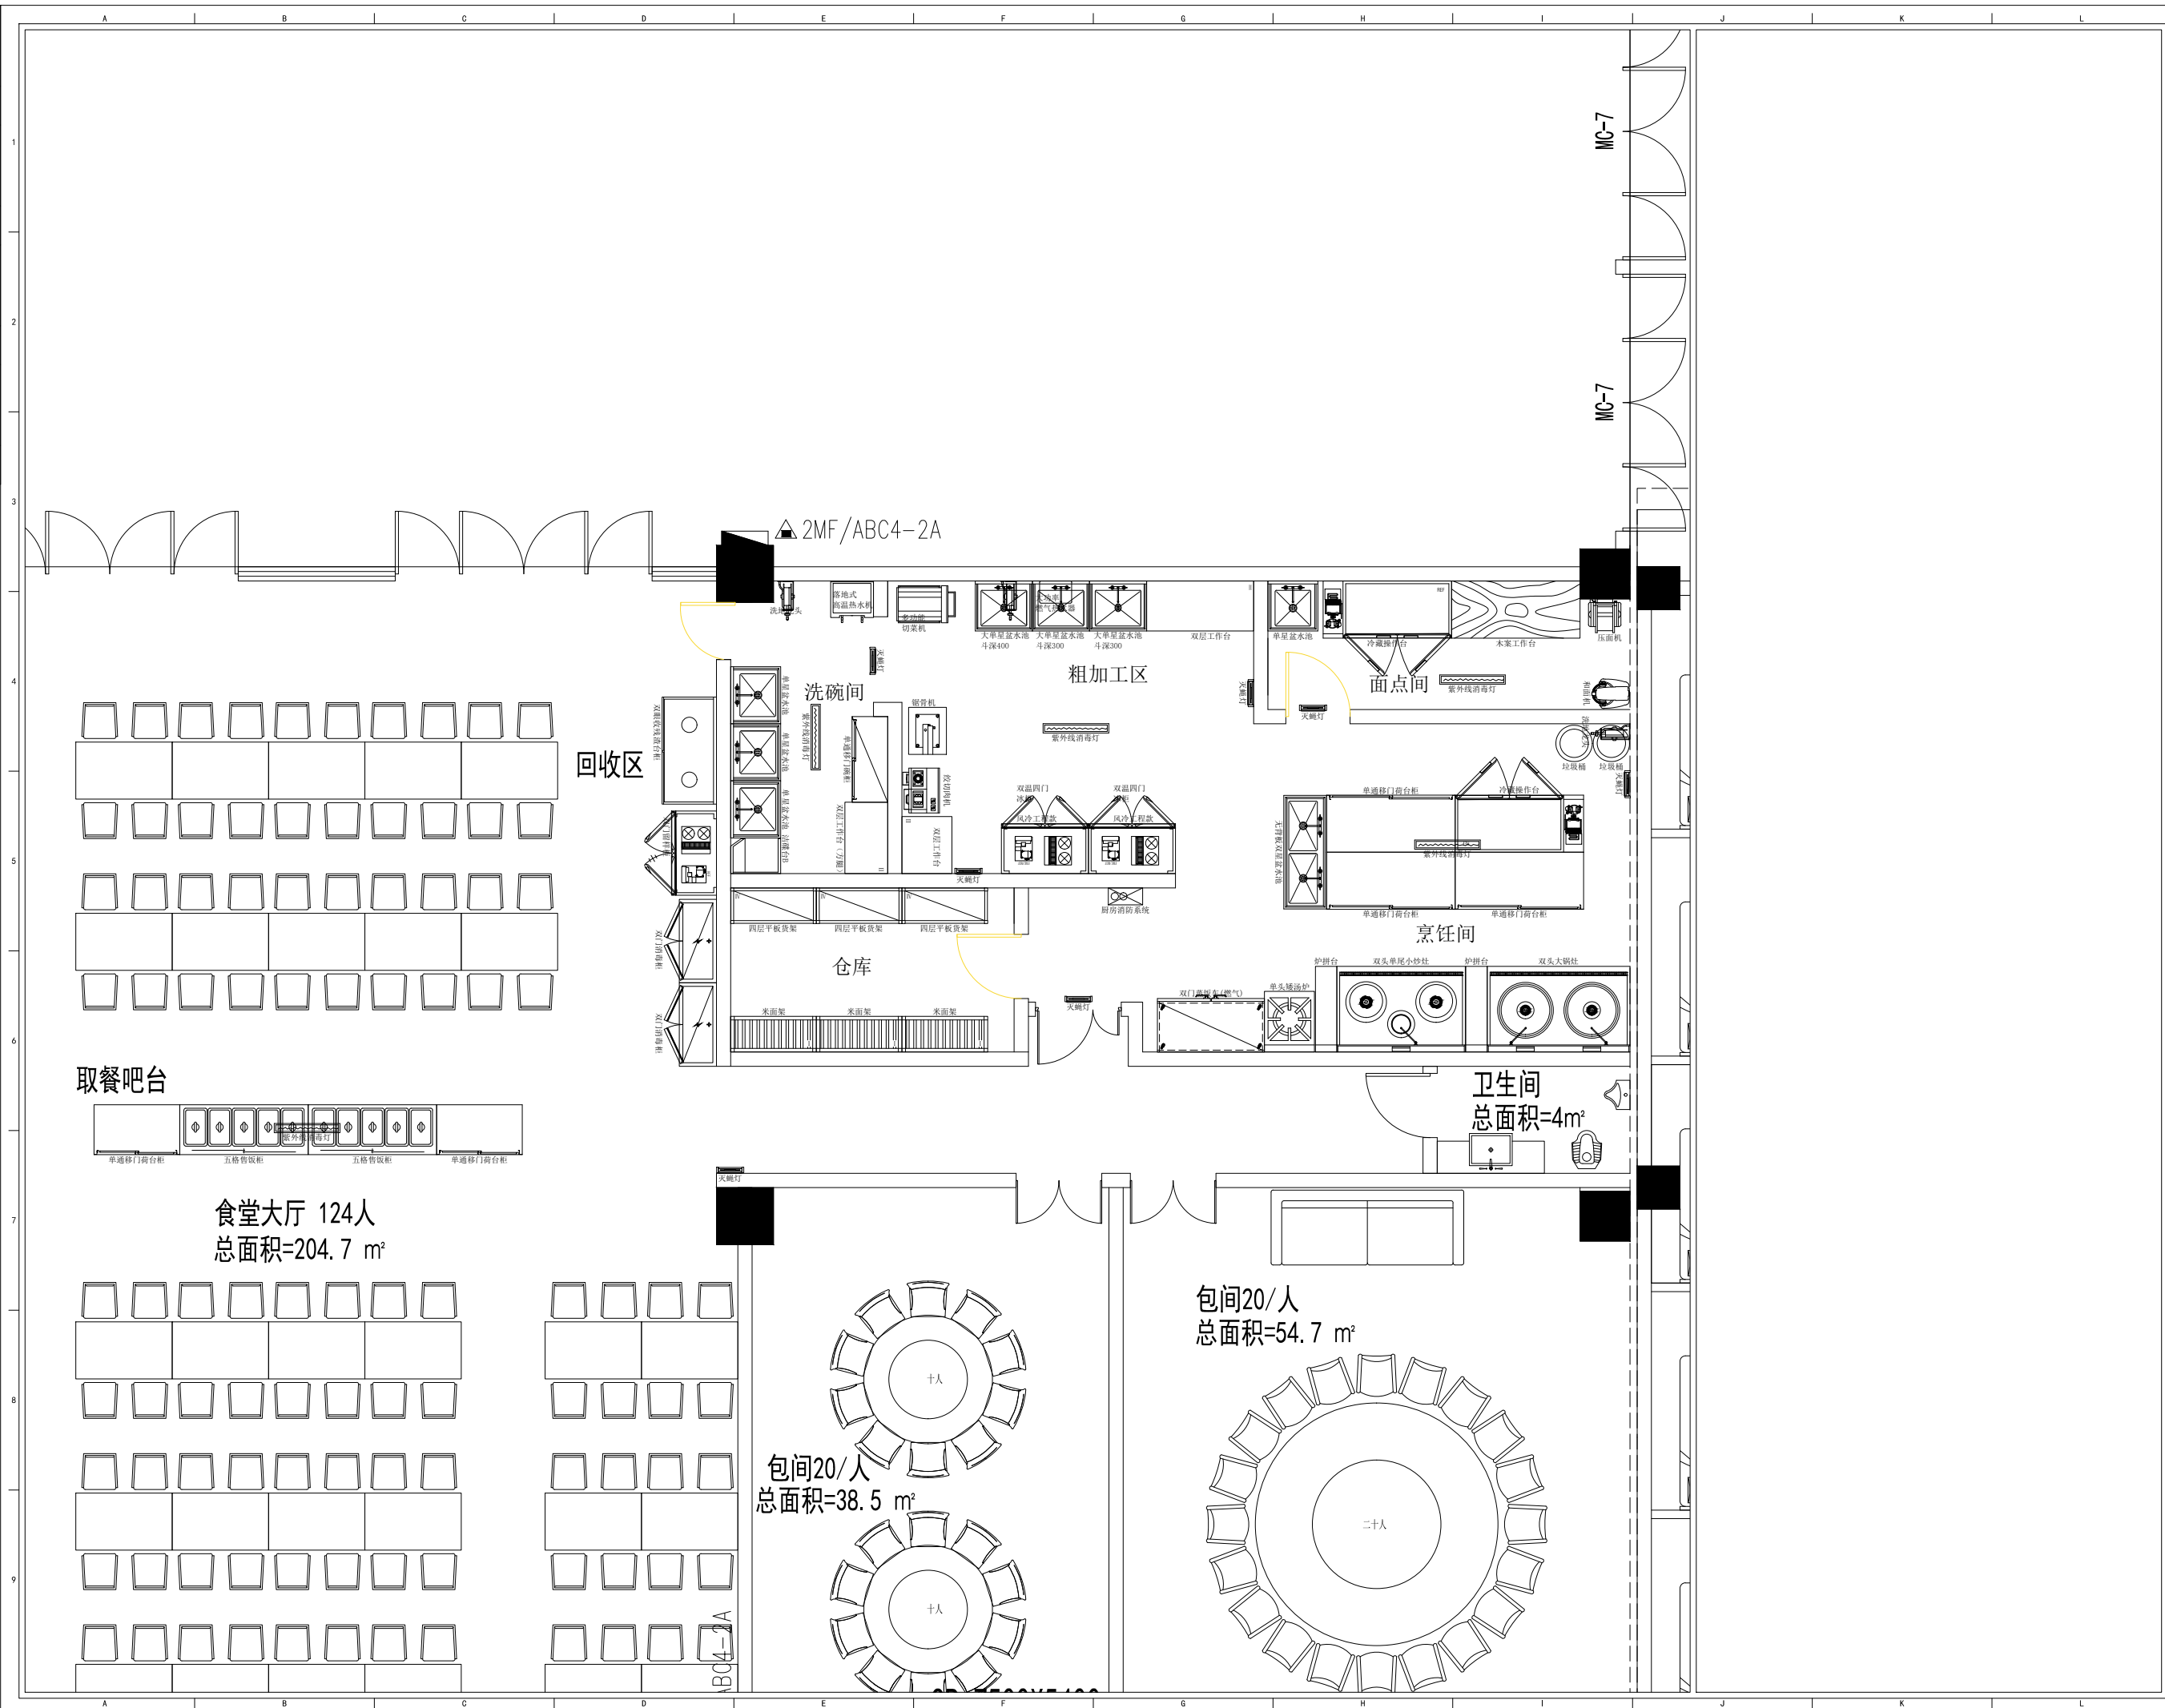

重庆怡康厨房设备有限公司  
DESIGN FIRM 设计单位

地址：重庆市大渡口区跳磙镇石盘村  
TEL: 02368879819 邮编 400000  
17708359888

备注/NOTES:  
1.此设计图则之版权归本公司所有,非得本公司批准,不得将任何部分翻印。  
2.此图仅供招标及签合同之用,施工图必须在安装前送呈本公司。  
3.勿以比例量度此图,一切以图内标注为准。  
4.承包人须在工地核对图内标注。  
5.使用此图时应同时参照建筑,结构图则及其它有关图则与施工说明及合约内列明的各项条件。  
6.如发现有任何矛盾处,应立即通知本公司。

PROJECT TITLE 项目名称

DRAWING TITLE 图名


平面设计图

REVISIONS 版本 DATE 日期


△  
△  
△  
△  
APPROVED  
审 定  
VERIFIED  
审 核  
CHECKED  
校 对  
DESIGNER  
设 计  
DRAWN  
制 图  
SCALE  
比 例  
CONFIRMED BY  
客 签  
DATE  
日 期 2023.03

SHEET No. 图号

PROJECT No. 项目编号

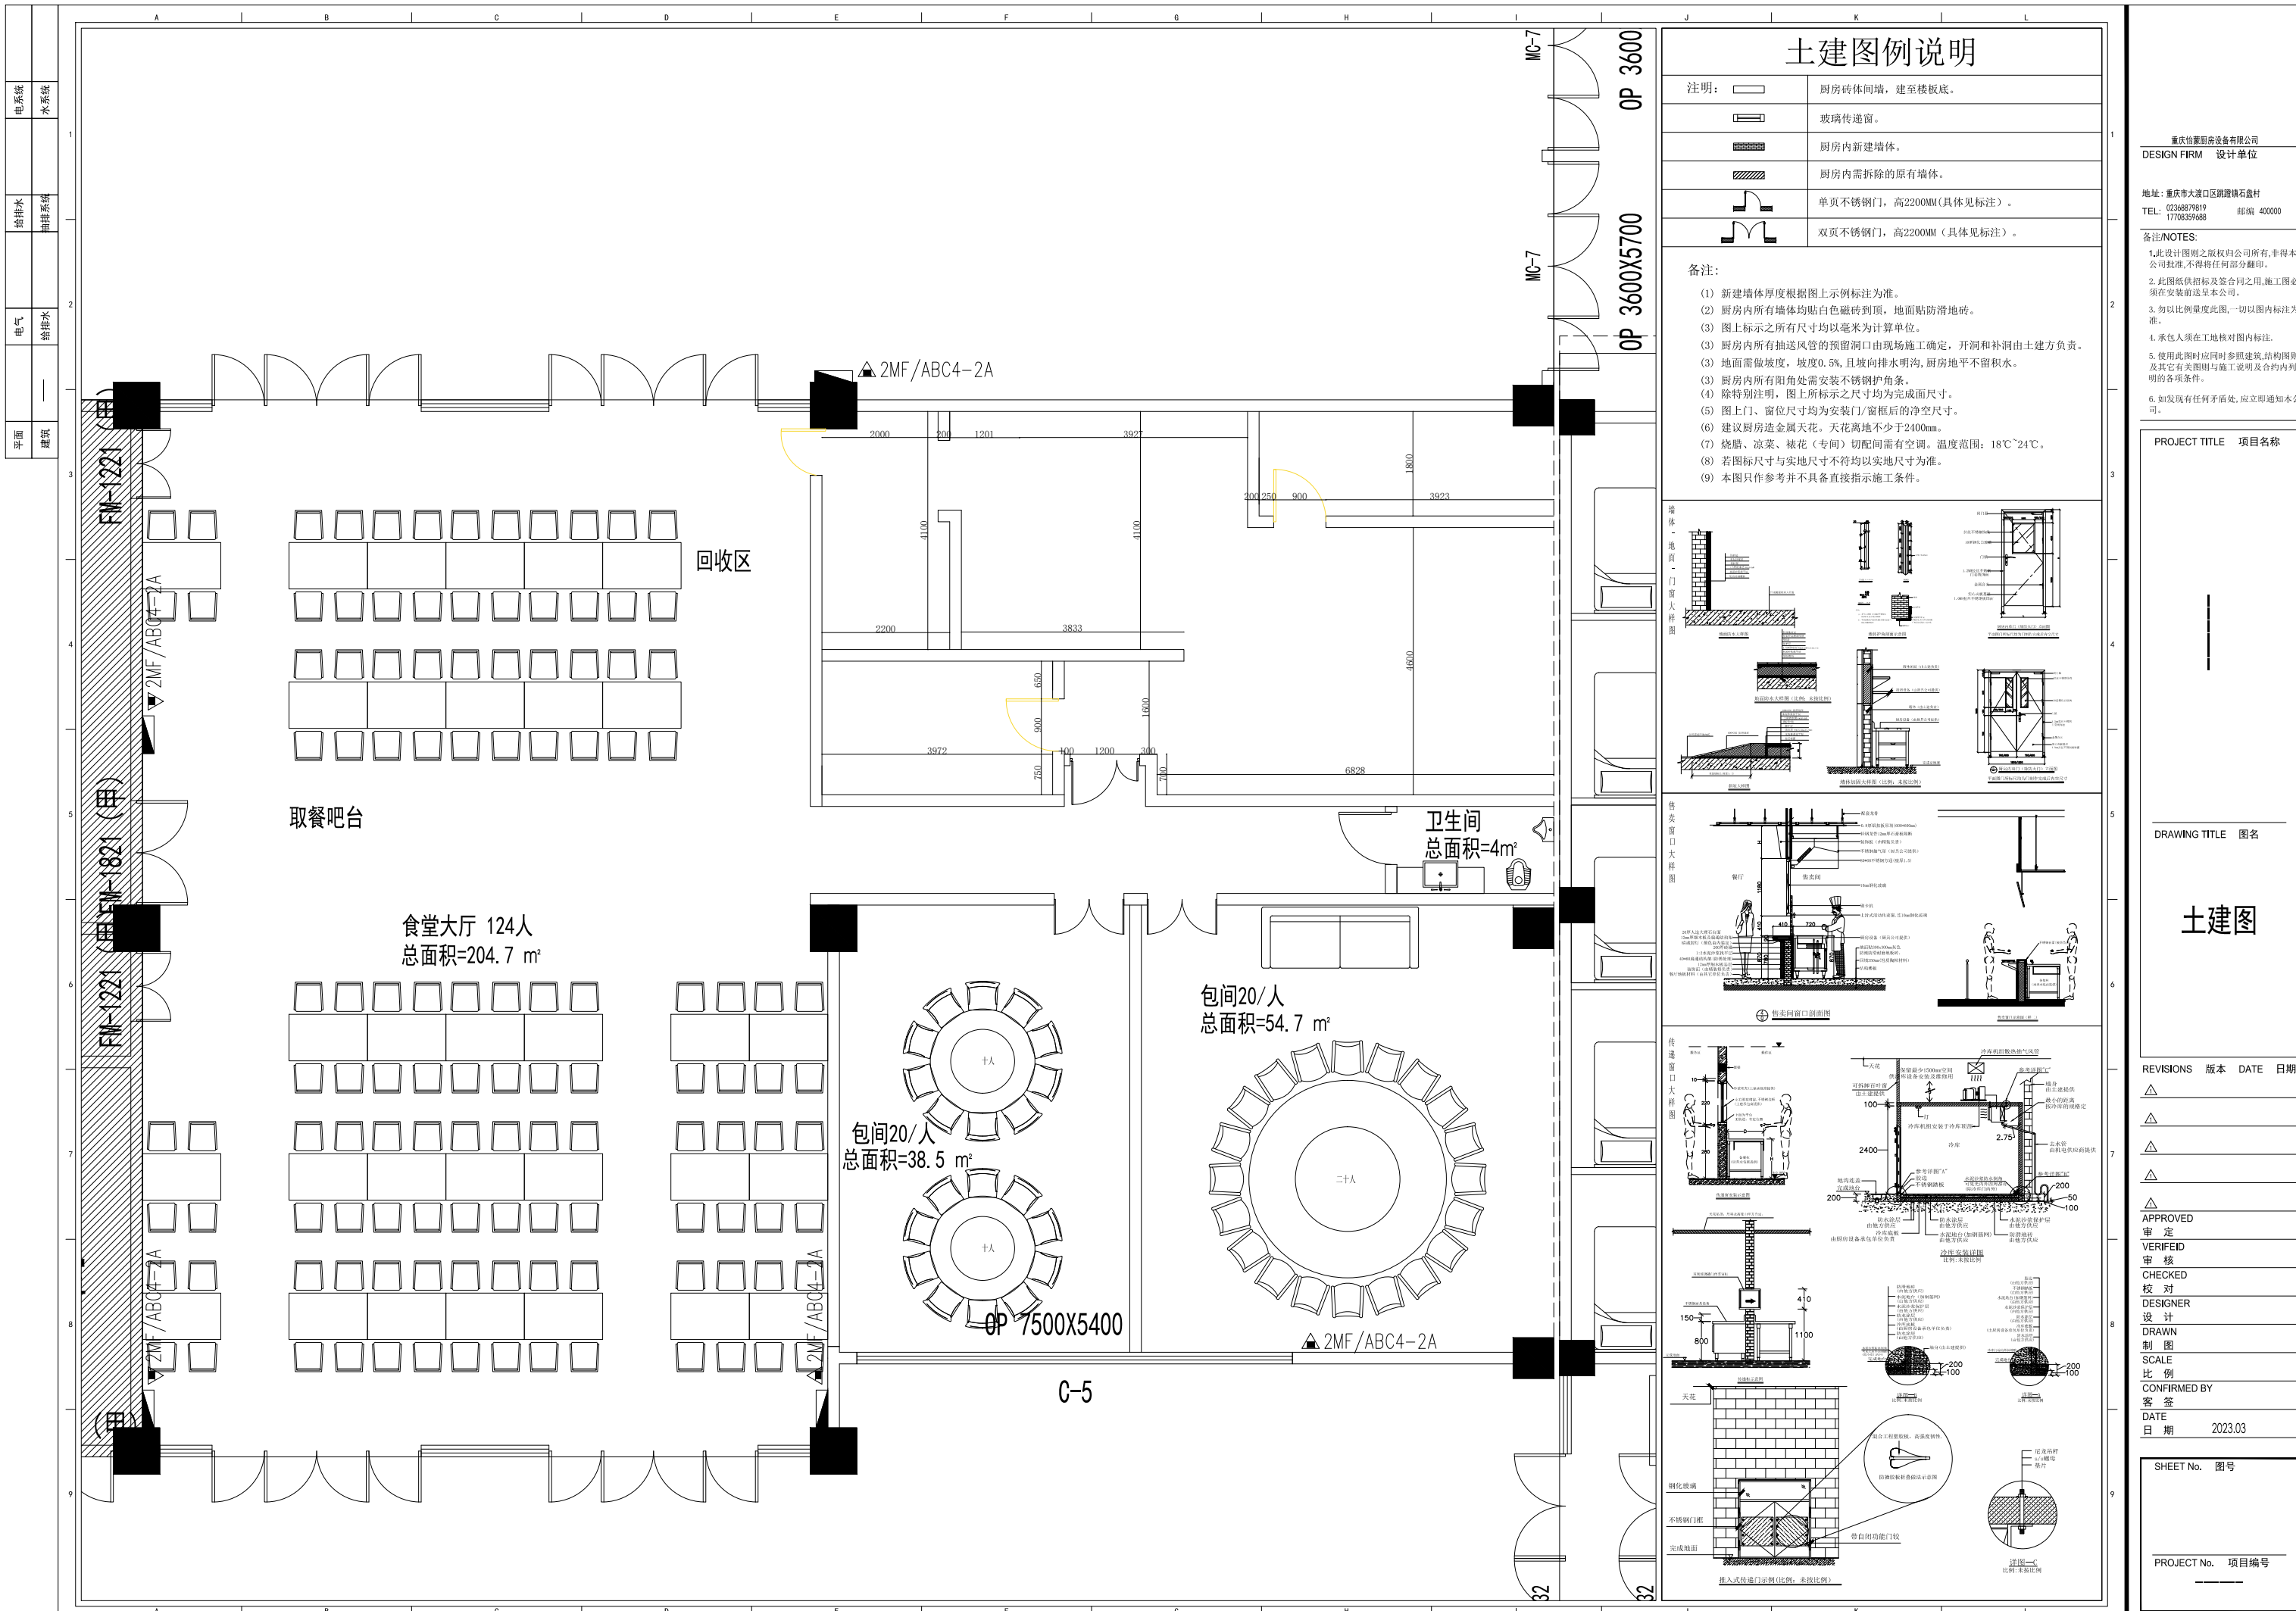

|    |  |    |    |     |       |      |      |
|----|--|----|----|-----|-------|------|------|
| 平面 |  | 电气 | —— | 给排水 | 给水系统  | 排水系统 | 电气系统 |
| 建筑 |  |    |    | 给排水 | 给排水系统 | 排水系统 | 电气系统 |

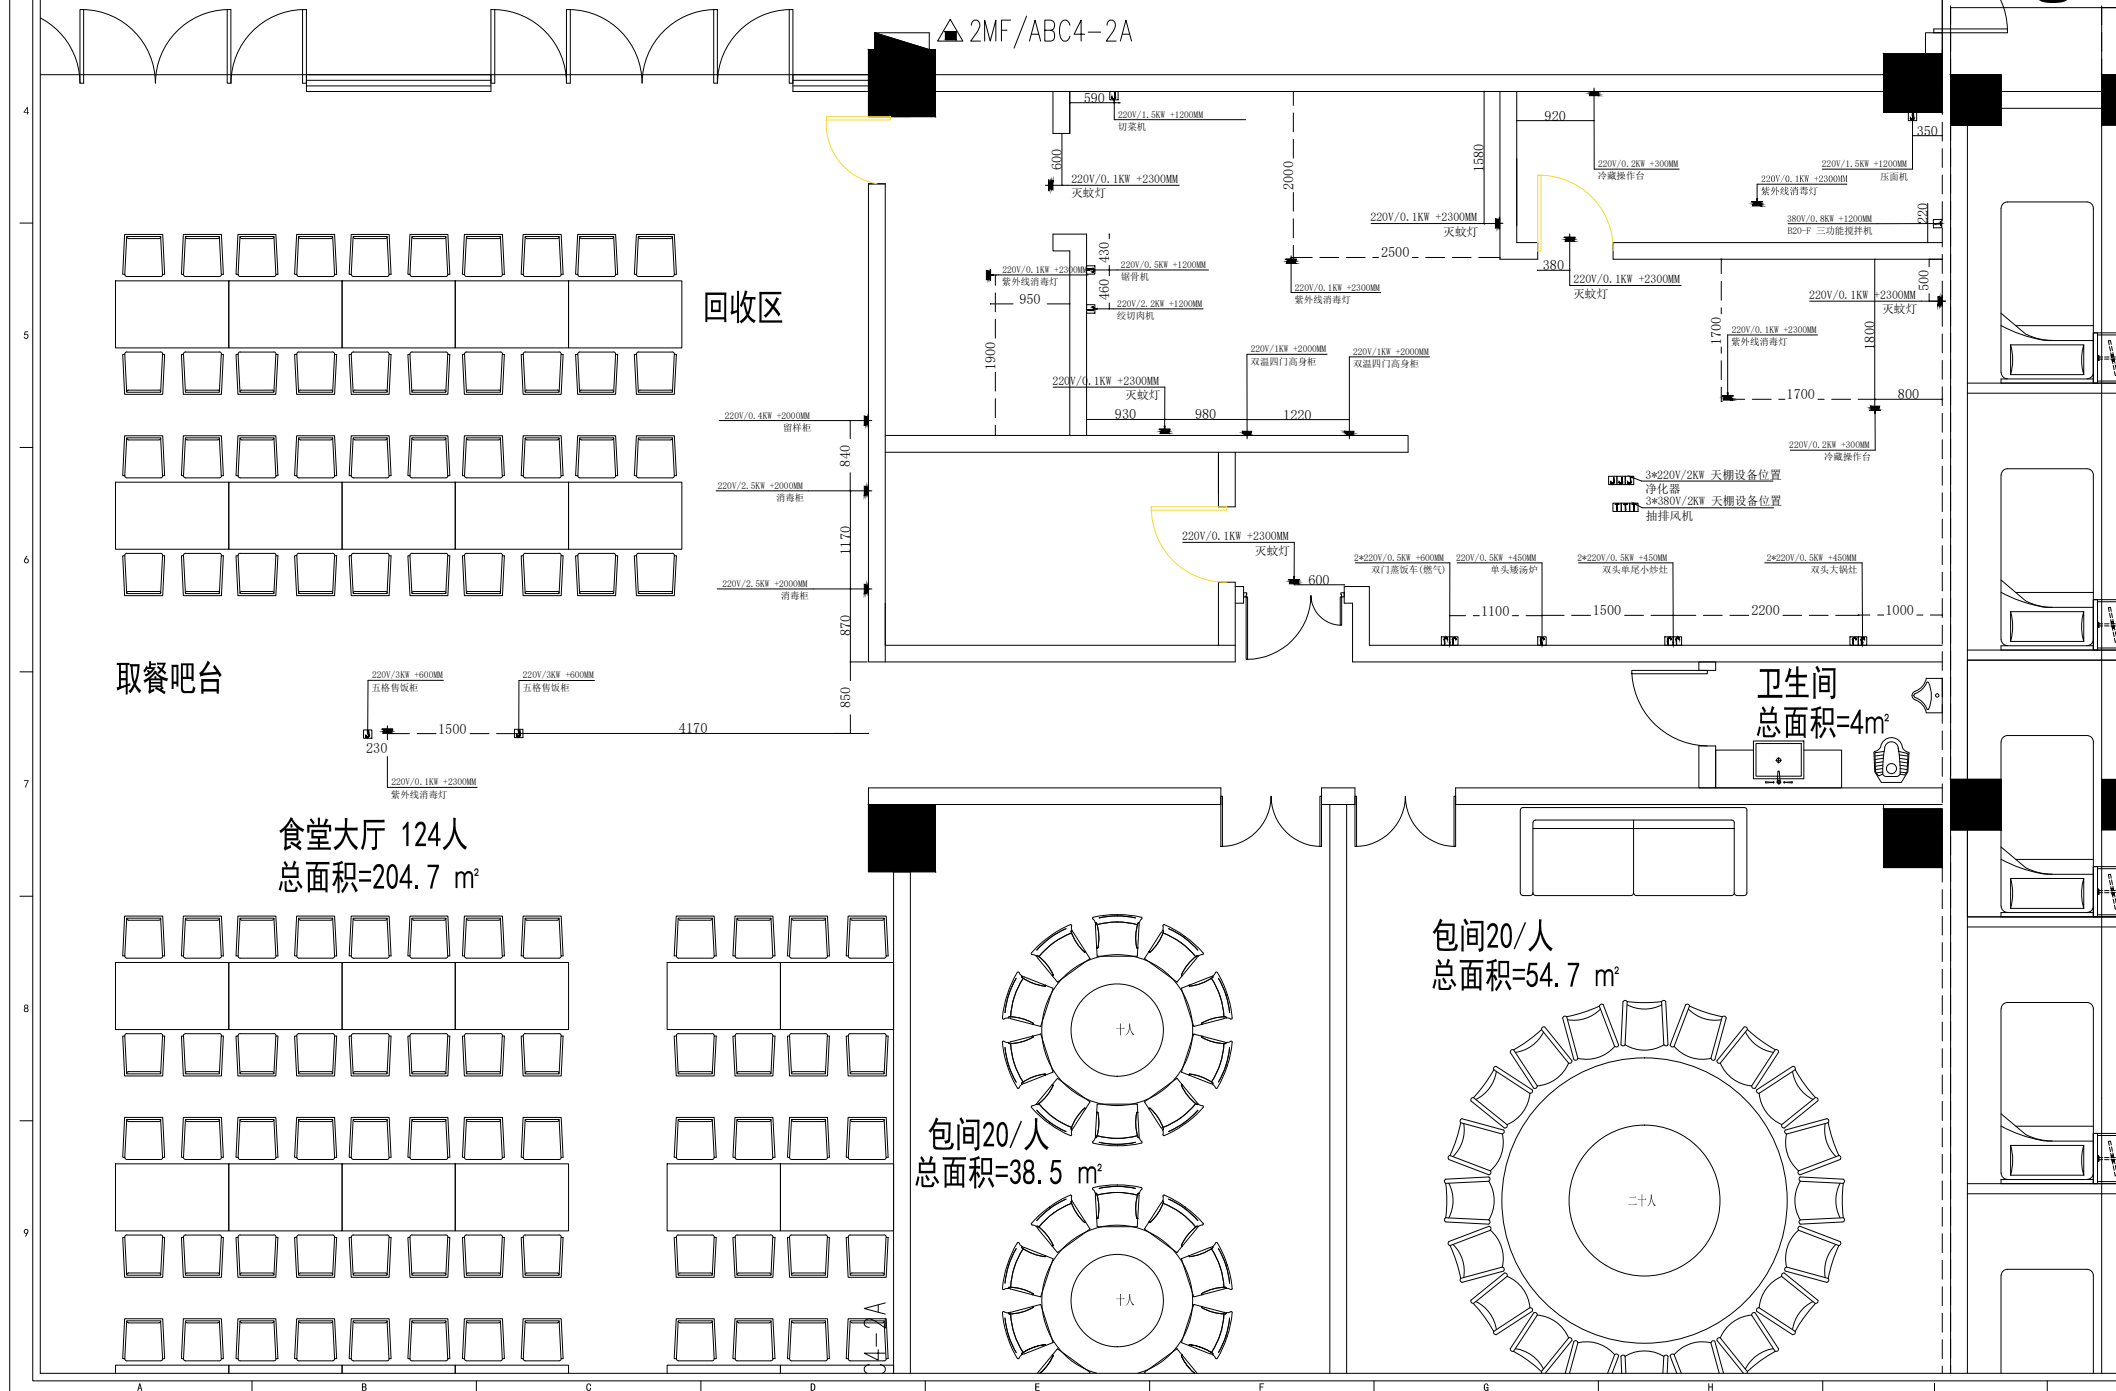


| 说明                                                                                  |                                            |
|-------------------------------------------------------------------------------------|--------------------------------------------|
|  | 220V/50Hz 10A, 五孔防水插座, 离完成地台面1200毫米高或另外标示. |
|  | 220V/50Hz 16A, 三孔防水插座, 离完成地台面1200毫米高或另外标示. |
|  | 380V/50Hz, 防水插座, 离完成地台面1200毫米高或另外标示.       |
|  | 出线位（置于地台出线），预留2m电源线接设备.                    |
|  | 出线位（置于天花出线），预留2m电源线接设备.                    |
|  | 单相防水接线盒, 预留2m电源线接设备                        |
|  | 三相防水接线盒, 预留2m电源线接设备                        |
|  | 网线接口, 离完成地台面1200毫米高或另外标示.                  |
|  | 星三角起动器                                     |
|  | 磁力起动器                                      |
|  | 风机启动保护器, 安装高度1500mm                        |
|  | 电源开关制, 离完成地台面1500毫米高, 及用电量于图上标示.           |
|  | 厨房电源总电箱位置                                  |
|  | 单/双联一位电源开关制, 距离完成地面1500mm                  |
|  | 单/双联二位电源开关制, 距离完成地面1500mm                  |
|  | 单/双联三位电源开关制, 距离完成地面1500mm                  |
|  | 单/双联四位电源开关制, 距离完成地面1500mm                  |
|  | 600*600集成吊顶灯                               |
|  | 筒灯                                         |
|  | 1200*185长条形吊灯                              |

施工说明:

- 1、图中所标注尺寸均为土建完工之前尺寸,不可按比例量取(单位为毫米)。
- 2、本厨房要求三相五线制供电系统,保护接地对地电阻不大于4欧姆。
- 3、接线位室内均预留2米(除特别注明)。
- 4、每个电位与控制箱连接,且独立控制(包括插座)。
- 5、导线均穿阻燃管,线路敷设可选择明暗相结合。
- 6、厨房配电箱备用开关(5KW/组)。
- 7、此图只含厨房设备用电,不含照明及其他设备用电。
- 8、所有风柜马达及净化设备线路,需由接线位接至现场马达实际安装位置。
- 9、此图要求每个功能区电位需连接到空气开关,图中所示空气开关位置仅供参考。
- 10、门洞上应预留插座,方便连接灭蝇灯设备。
- 11、厨房设计总用电容量约为:  
380V/\*\*KW    220V/\*\*KW
- 12、本图位供甲方参考,实际布置根据现场具体情况而定。

标注样式说明:

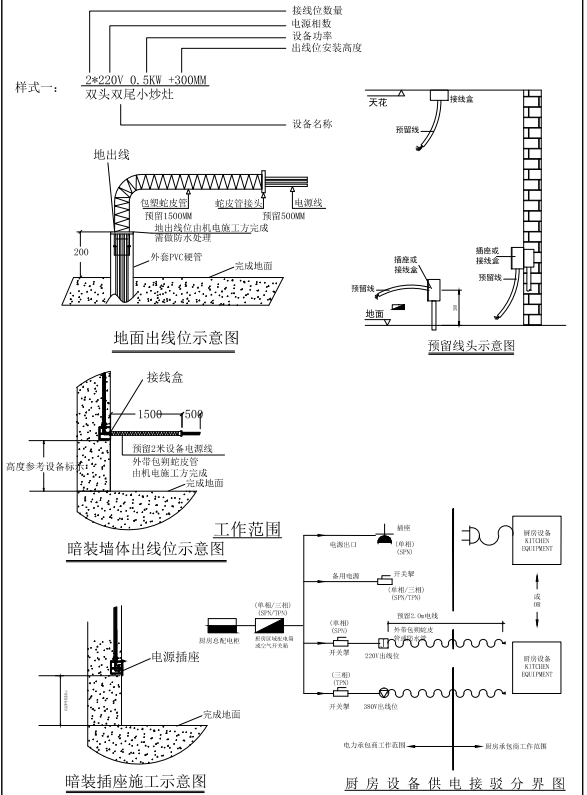

重庆怡豪厨房设备有限公司  
DESIGN FIRM 设计单位

地址：重庆市大渡口区跳蹬镇石盘村  
TEL: 02368879819 邮编 400000  
17708359688






**备注/NOTES:**

- 1.此设计图例之版权归公司所有,不得非本公司批准,不得将任何部分翻印。
- 2.此图例供招标及签合同之用,施工图必须在安装前送呈本公司。
- 3.勿以比例量度此图,一切以图内标注为准。
- 4.承包商须在工地核对图内标注。
- 5.使用此图例时应同时参照建筑、结构图例及其它有关图例与施工说明及合约内列明的各项条件。
- 6.如发现有任何矛盾处,应立即通知本公司。

|               |      |
|---------------|------|
| PROJECT TITLE | 项目名称 |
|---------------|------|

DRAWING TITLE 图名


电位图

| REVISIONS                                                                             | 版本 | DATE    | 日期 |
|---------------------------------------------------------------------------------------|----|---------|----|
|  |    |         |    |
|  |    |         |    |
|  |    |         |    |
|  |    |         |    |
|  |    |         |    |
| APPROVED                                                                              |    |         |    |
| 审 定                                                                                   |    |         |    |
| VERIFIED                                                                              |    |         |    |
| 审 核                                                                                   |    |         |    |
| CHECKED                                                                               |    |         |    |
| 校 对                                                                                   |    |         |    |
| DESIGNER                                                                              |    |         |    |
| 设 计                                                                                   |    |         |    |
| DRAWN                                                                                 |    |         |    |
| 制 图                                                                                   |    |         |    |
| SCALE                                                                                 |    |         |    |
| 比 例                                                                                   |    |         |    |
| CONFIRMED BY                                                                          |    |         |    |
| 客 签                                                                                   |    |         |    |
| DATE                                                                                  |    |         |    |
| 日 期                                                                                   |    | 2023.03 |    |

SHEET No. 图号

---


PROJECT No. 项目编号

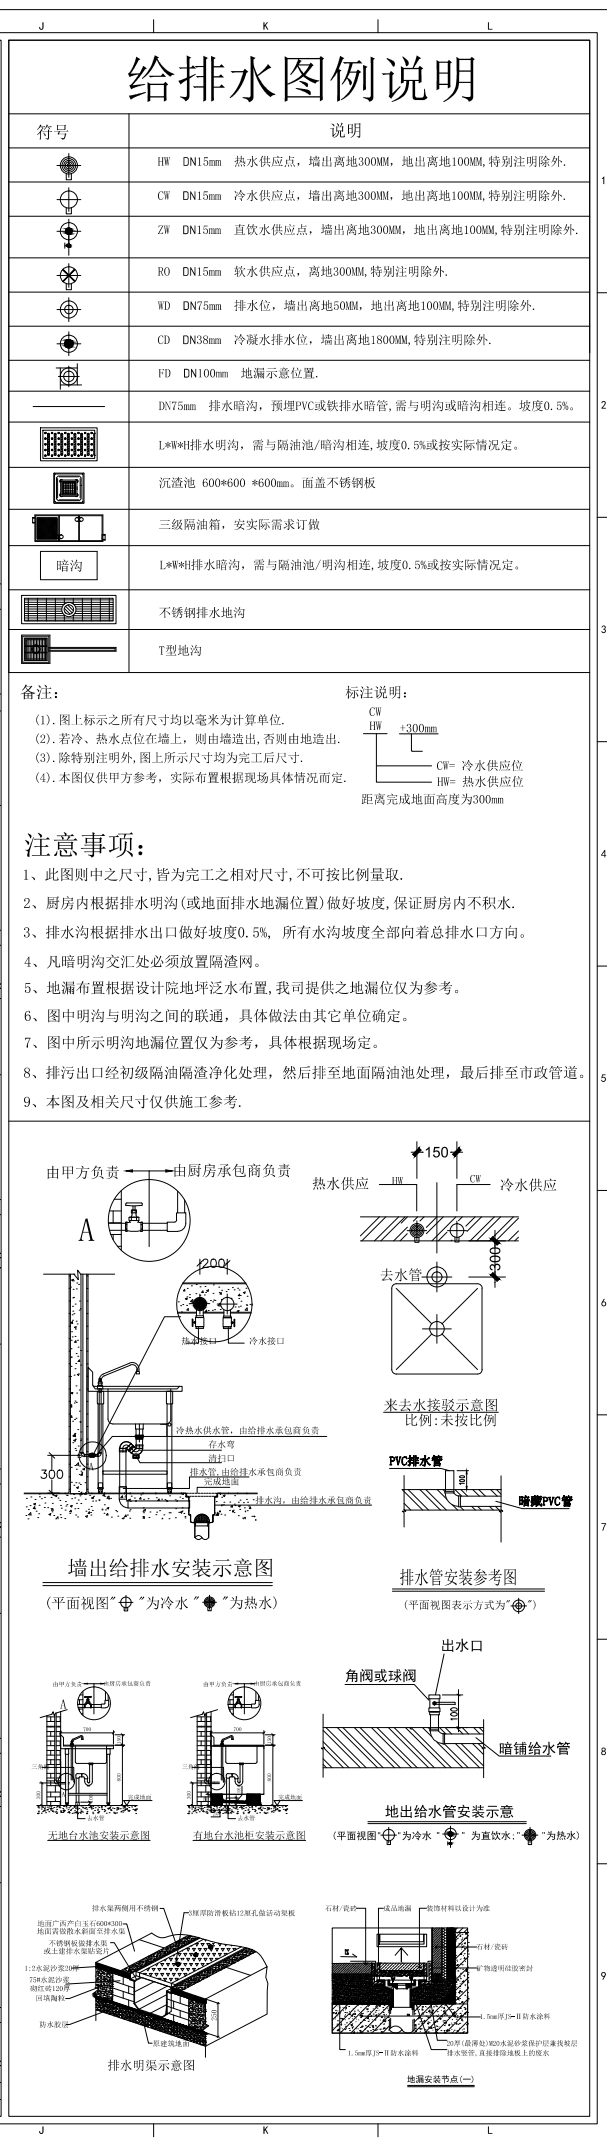

**Autodesk**



|     |      |
|-----|------|
| 电系统 | 水系统  |
| 给排水 | 排水系统 |
| 电气  | 给排水  |
| 平面  | 建筑   |

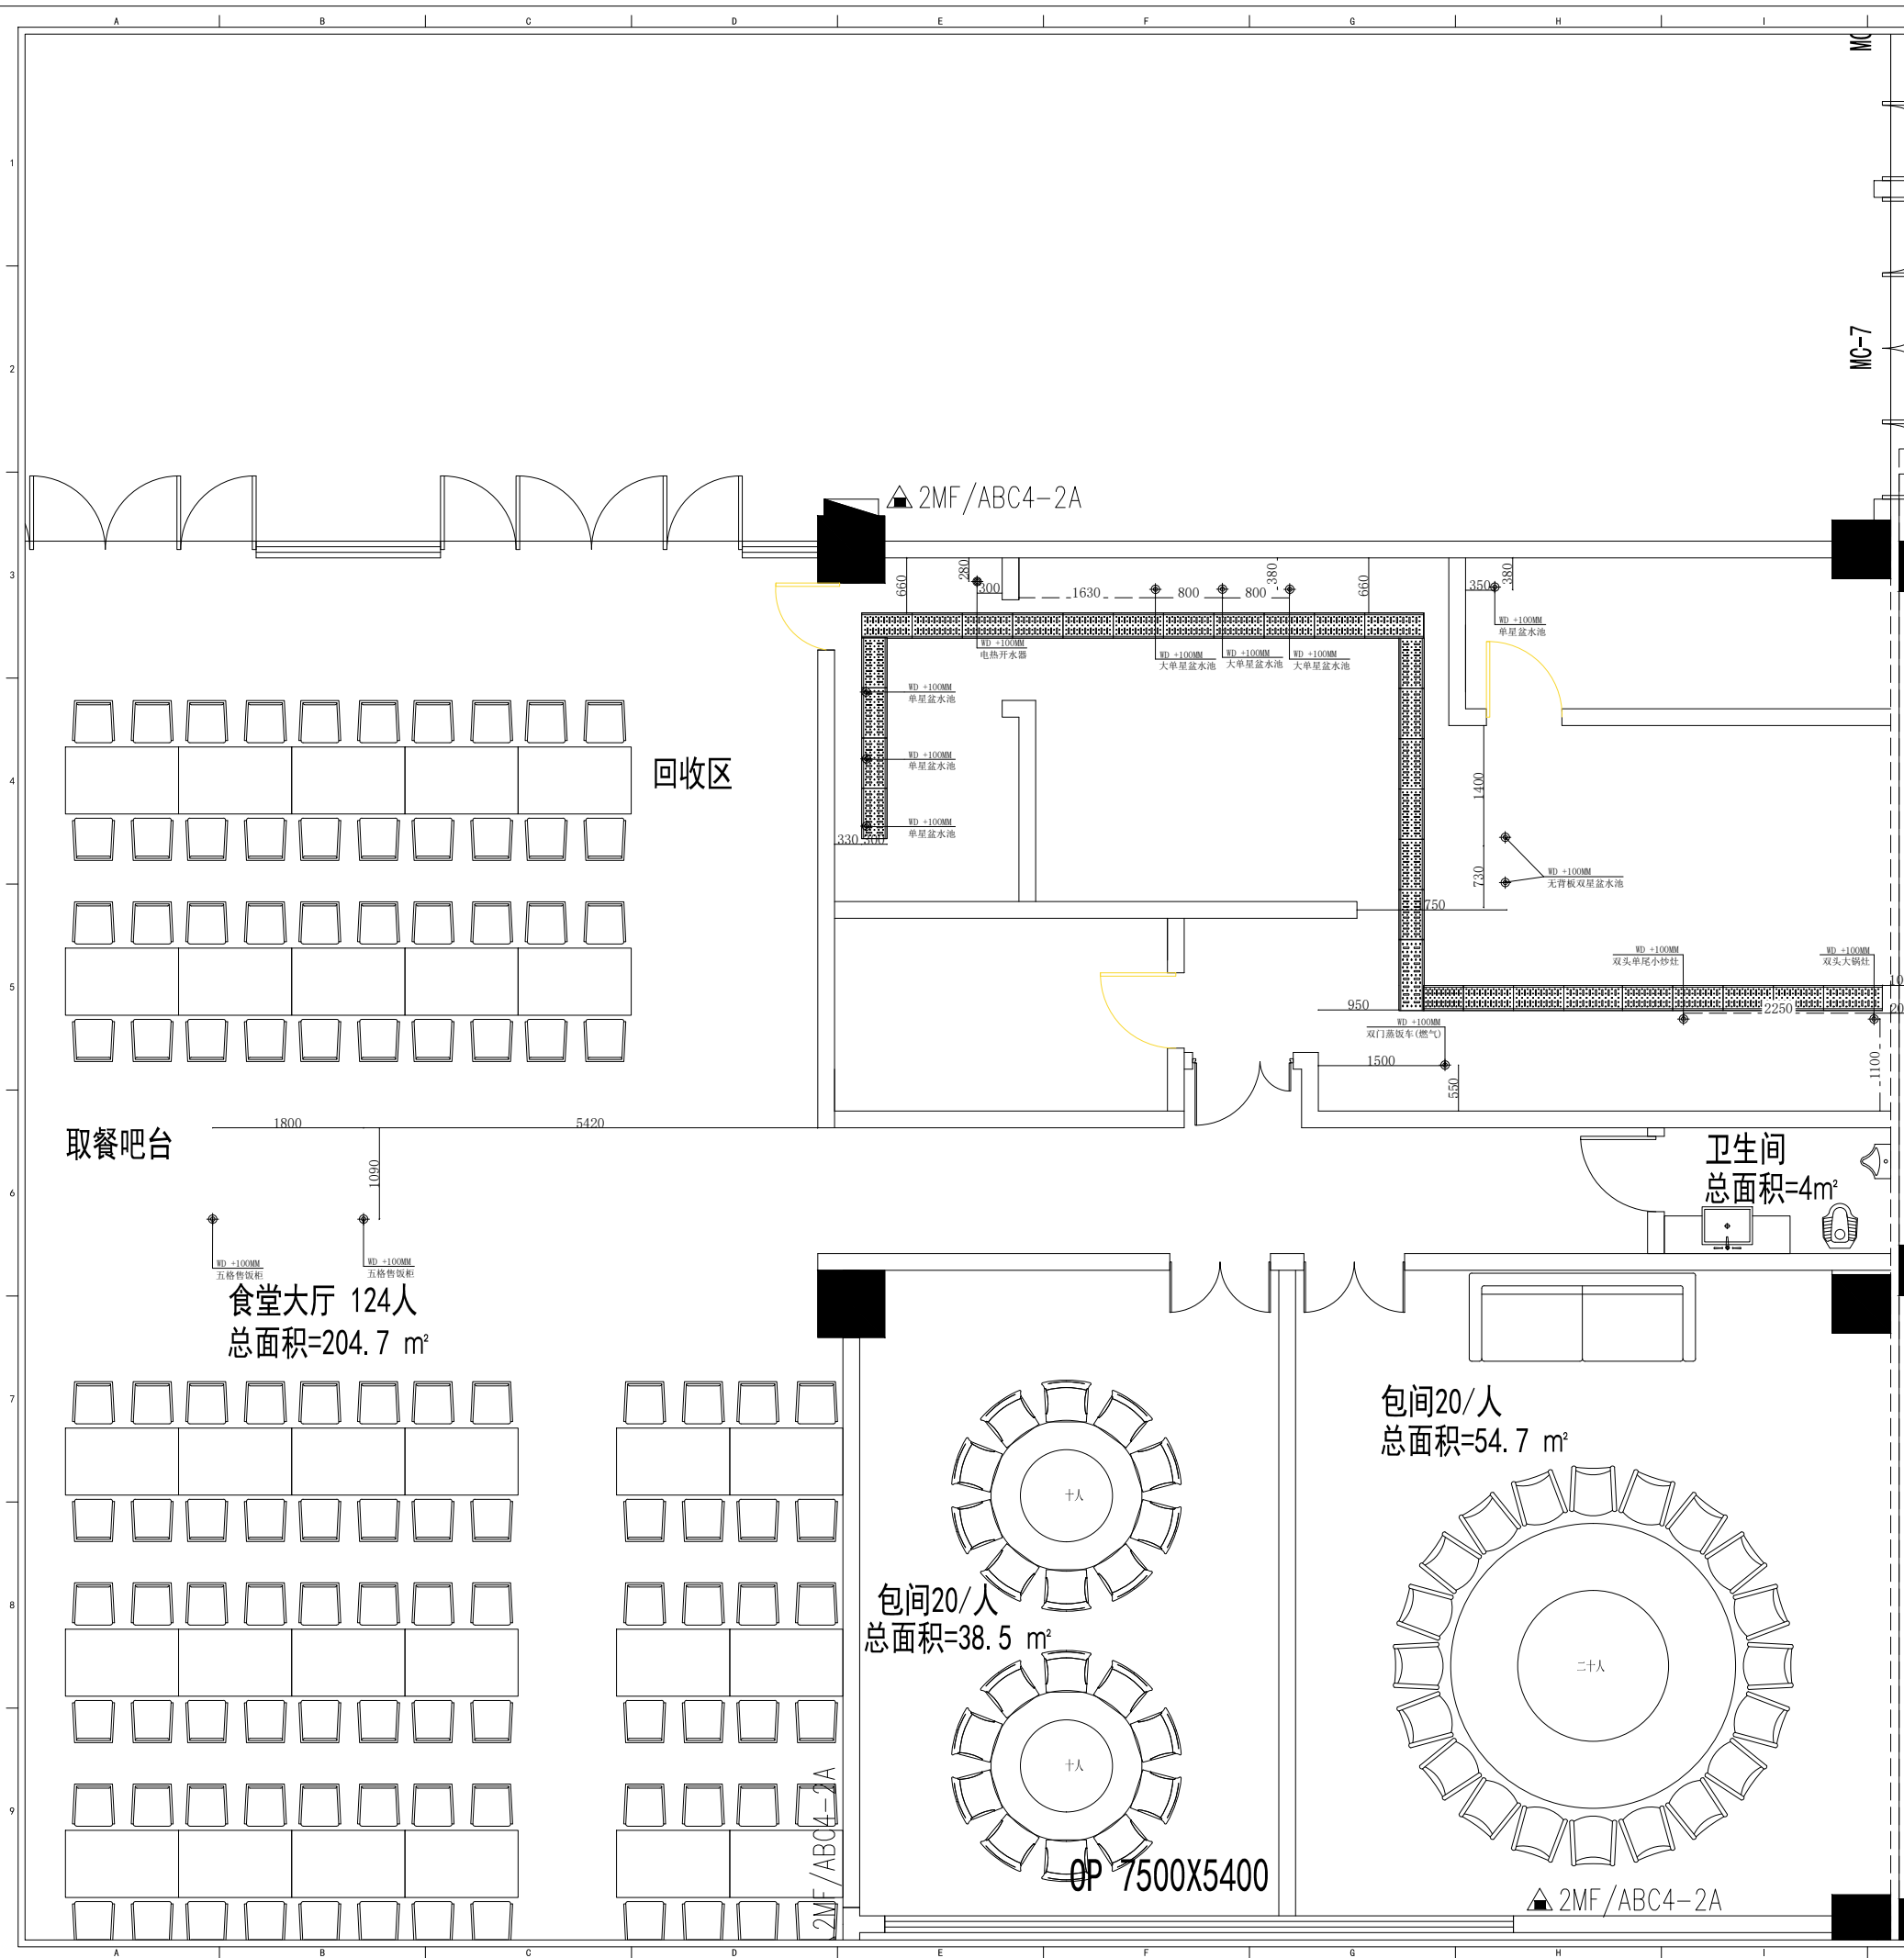


## 给排水图例说明

| 符号 | 说明                                              |
|----|-------------------------------------------------|
|    | HW DN15mm 热水供应点, 墙出离地300MM, 地出离地100MM, 特别注明除外。  |
|    | CW DN15mm 冷水供应点, 墙出离地300MM, 地出离地100MM, 特别注明除外。  |
|    | ZW DN15mm 直饮水供应点, 墙出离地300MM, 地出离地100MM, 特别注明除外。 |
|    | RO DN15mm 软水供应点, 离地300MM, 特别注明除外。               |
|    | WD DN75mm 排水位, 墙出离地50MM, 地出离地100MM, 特别注明除外。     |
|    | CD DN38mm 冷凝水排水位, 墙出离地1800MM, 特别注明除外。           |
|    | FD DN100mm 地漏示意位置。                              |
|    | DN75mm 排水暗沟, 预埋PVC或铁排水暗管, 需与明沟或暗沟相连。坡度0.5%。     |
|    | L*W*H排水明沟, 需与隔油池/暗沟相连, 坡度0.5%或按实际情况定。           |
|    | 沉渣池 600*600*600mm。面盖不锈钢板。                       |
|    | 三级隔油箱, 按实际需求订做。                                 |
|    | L*W*H排水暗沟, 需与隔油池/明沟相连, 坡度0.5%或按实际情况定。           |
|    | 不锈钢排水地沟。                                        |
|    | T型地沟。                                           |

## 备注:


- 图上标示之所有尺寸均以毫米为计算单位。
- 若冷、热水点位在墙上, 则由墙造出, 否则由地造出。
- 除特别注明外, 图上所示尺寸均为完工后尺寸。
- 本图仅供甲方参考, 实际布置根据现场具体情况而定。
 
## 标注说明:



## 注意事项:

- 此图则中之尺寸, 皆为完工之相对尺寸, 不可按比例量取。
- 厨房内根据排水明沟(或地面排水地漏位置)做好坡度, 保证厨房内不积水。
- 排水沟根据排水出口做好坡度0.5%, 所有水沟坡度全部向着总排水口方向。
- 凡暗明沟交汇处必须放置隔渣网。
- 地漏布置根据设计院地坑泛水布置, 我司提供之地漏位仅为参考。
- 图中明沟与明沟之间的联通, 具体做法由其它单位确定。
- 图中所示明沟地漏位置仅为参考, 具体根据现场定。
- 排污出口经初级隔油隔渣净化处理, 然后排至地面隔油池处理, 最后排至市政管道。
- 本图及相关尺寸仅供施工参考。

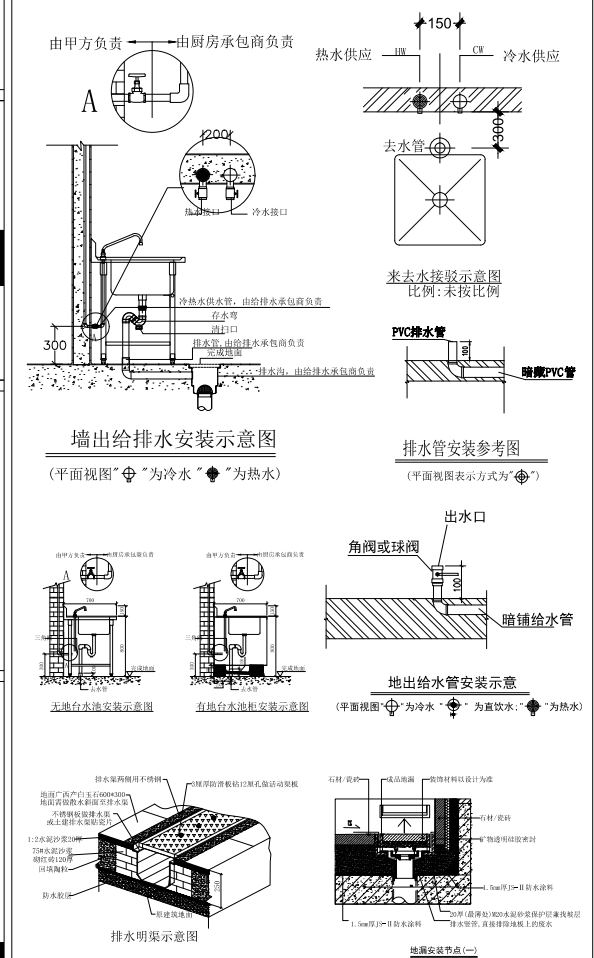

重庆怡康厨房设备有限公司  
DESIGN FIRM 设计单位

地址: 重庆市大渡口区跳磙镇石盘村  
TEL: 02368879819 邮编 400000  
17708359488

备注/NOTES:  
1.此设计图则之版权归归公司所有, 非得本公司批准, 不得将任何部分翻印。  
2.此图仅供招标及签合同之用, 施工图必须在安装前送呈本公司。  
3.勿以比例量度此图, 一切以图内标注为准。  
4.承包人在工地核对图内标注。  
5.使用此图时应同时参照建筑、结构图则及其它有关图则与施工说明及合约内列明的各项条件。  
6.如发现有任何矛盾处, 应立即通知本公司。

PROJECT TITLE 项目名称

DRAWING TITLE 图名

## 排水点位图


REVISIONS 版本 DATE 日期

△  
△  
△  
△  
△  
APPROVED  
审定  
VERIFIED  
审核  
CHECKED  
校对  
DESIGNER  
设计  
DRAWN  
制图  
SCALE  
比例  
CONFIRMED BY  
客 签  
DATE  
日期 2023.03

SHEET No. 图号

PROJECT No. 项目编号

|     |      |
|-----|------|
| 电系统 | 水系统  |
| 给排水 | 排水系统 |
| 电气  | 给排水  |
| 平面  | 建筑   |

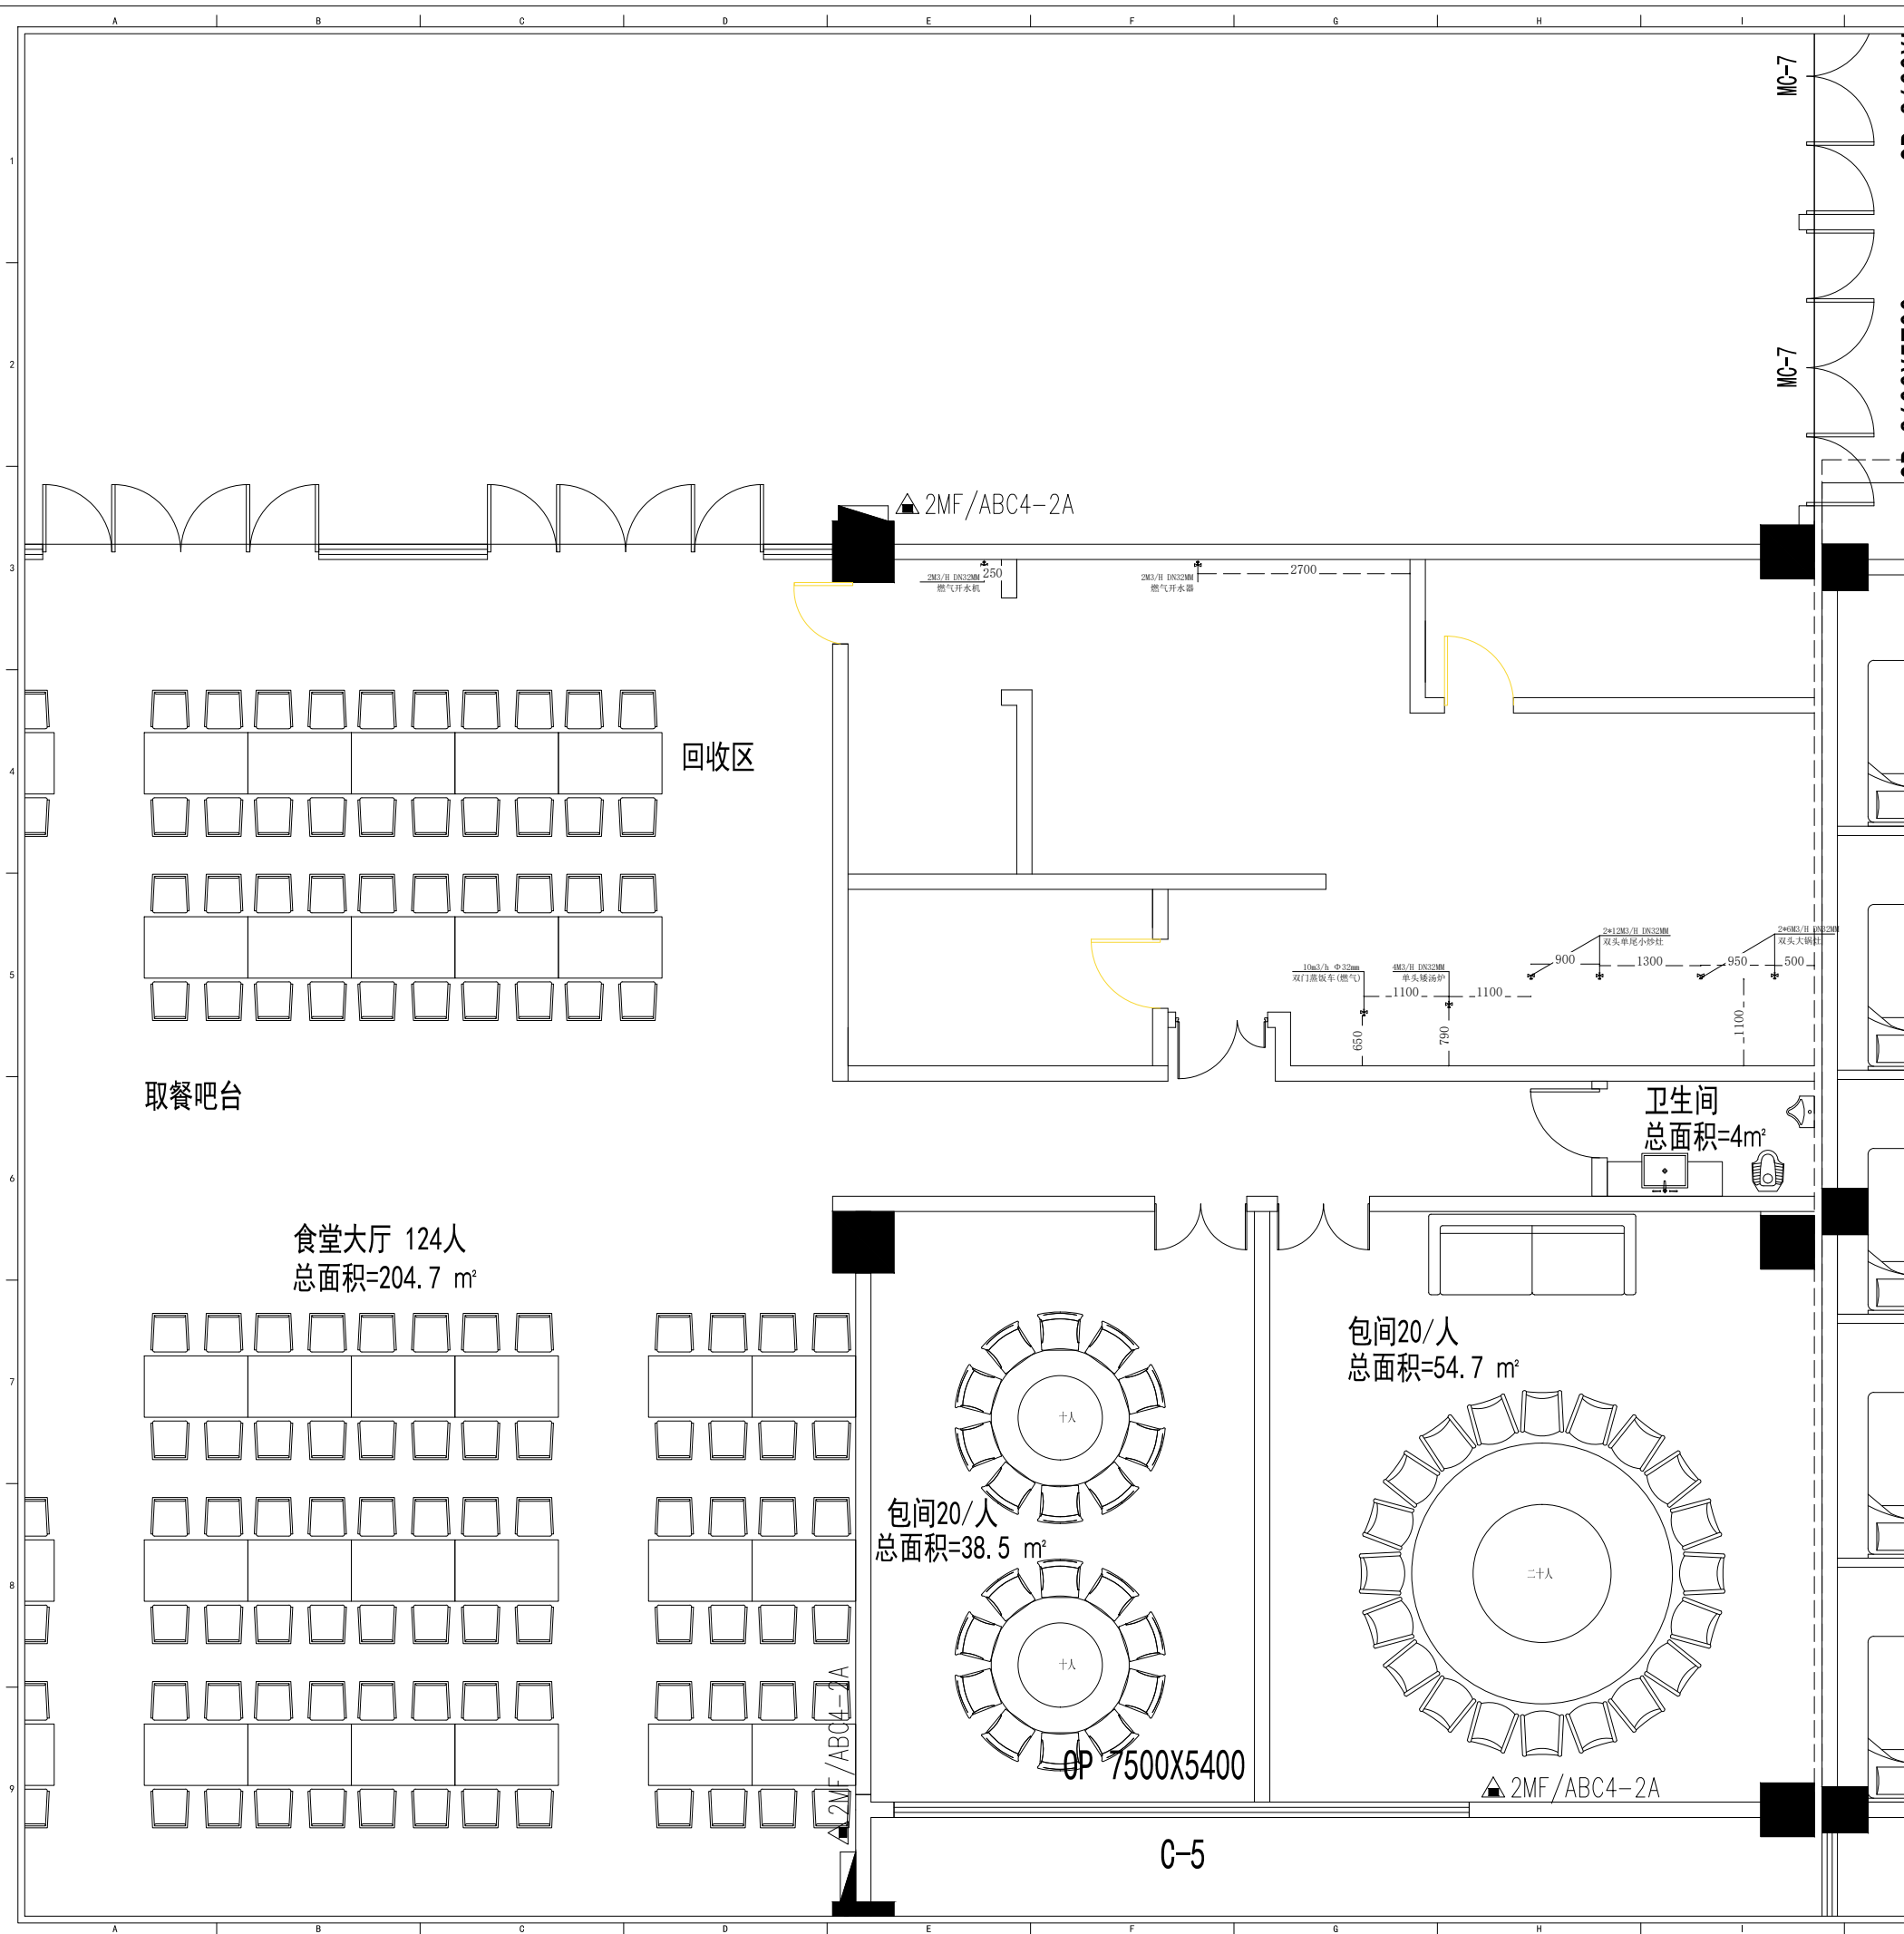

## 燃气图例说明



| 符号              | 说明                    |
|-----------------|-----------------------|
| GS              | 燃气接驳位, 管径及燃烧热量均表示在图上. |
| 燃料输送支管, 离地150MM |                       |
| SS              | 蒸汽接驳位, 管径及燃烧热量均表示在图上. |
| 蒸汽输送支管, 离地150MM |                       |

备注:

- 除特别注明外,图上所示尺寸均为完工后尺寸.
- 炉全压: 2700Pa
- 所有燃料热值:8000KCAL/H.
- 图中燃气管道走向及连线只是示意,具体管道走向由燃气专业公司根据现场情况而定,但以不影响厨房工作人员的正常操作为原则.

厨房用气量明细表

|    |       |
|----|-------|
| ** | M³ /H |
| ** | M³ /H |
| ** | M³ /H |
| ** | M³ /H |
| 合计 | M³ /H |

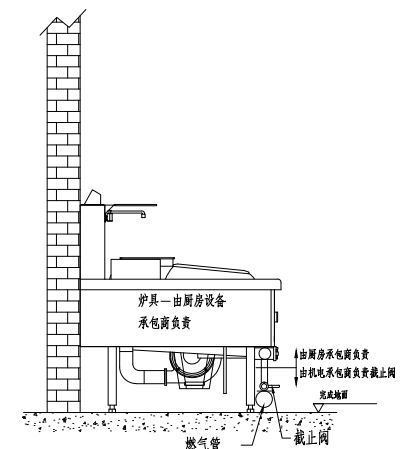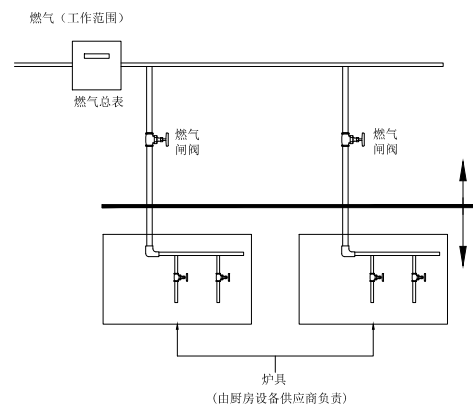燃气接驳示意图  
比例:未按比例

重庆怡康厨房设备有限公司  
DESIGN FIRM 设计单位

地址: 重庆市大渡口区跳磙镇石盘村  
TEL: 02368879819 邮编 400000  
17708359888

备注/NOTES:

- 此设计图则之版权归本公司所有,非得本公司批准,不得将任何部分翻印.
- 此图仅供招标及签合同之用,施工图必须在安装前送呈本公司.
- 勿以比例量度此图,一切以图内标注为准.
- 承包人须在工地核对图内标注.
- 使用此图时应同时参照建筑,结构图则及其它有关图则与施工说明及合约内列明的各项条件.
- 如发现有任何矛盾处,应立即通知本公司.

PROJECT TITLE 项目名称

DRAWING TITLE 图名

## 燃气点位图

REVISIONS 版本 DATE 日期

△

△

△

△

APPROVED  
审定  
VERIFIED  
审核  
CHECKED  
校对  
DESIGNER  
设计  
DRAWN  
制图  
SCALE  
比例  
CONFIRMED BY  
客签  
DATE  
日期 2023.03

SHEET No. 图号

PROJECT No. 项目编号